



ROZVINUTÝ POHLED
M 1:200

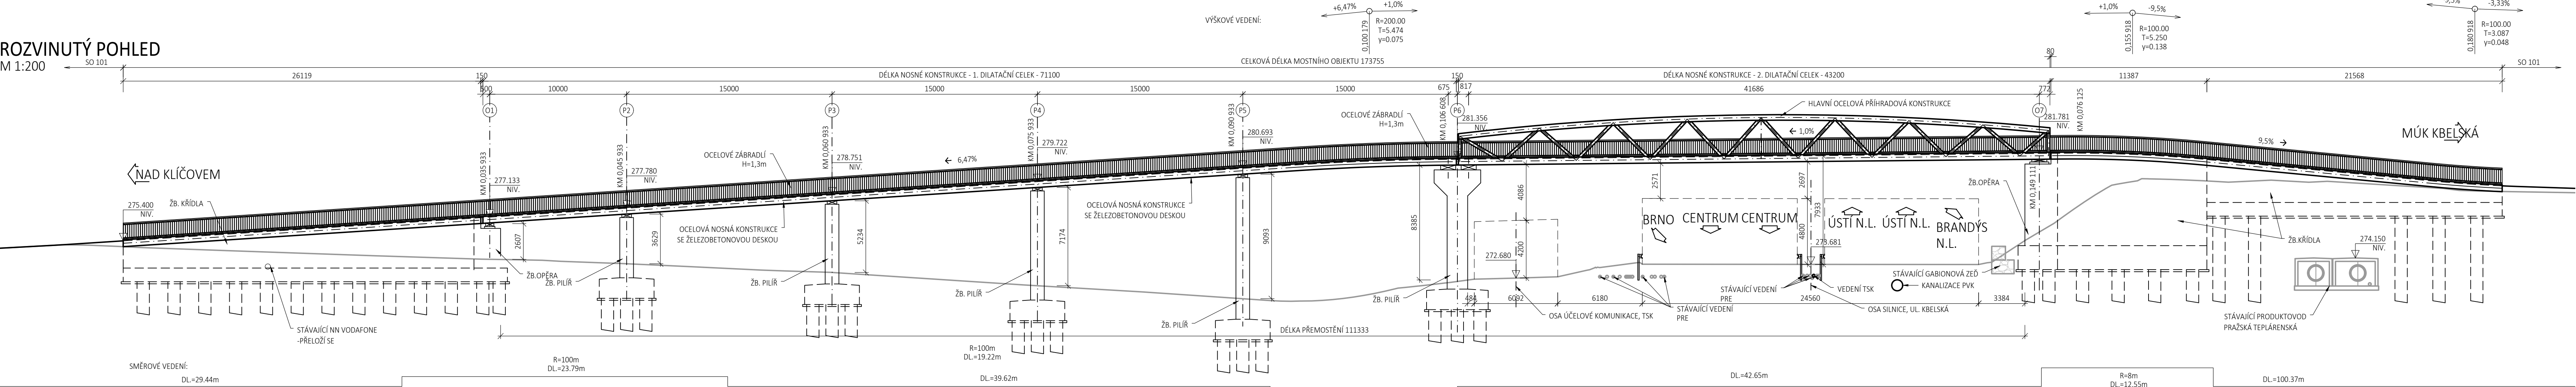


PŮDORYS
M 1:200

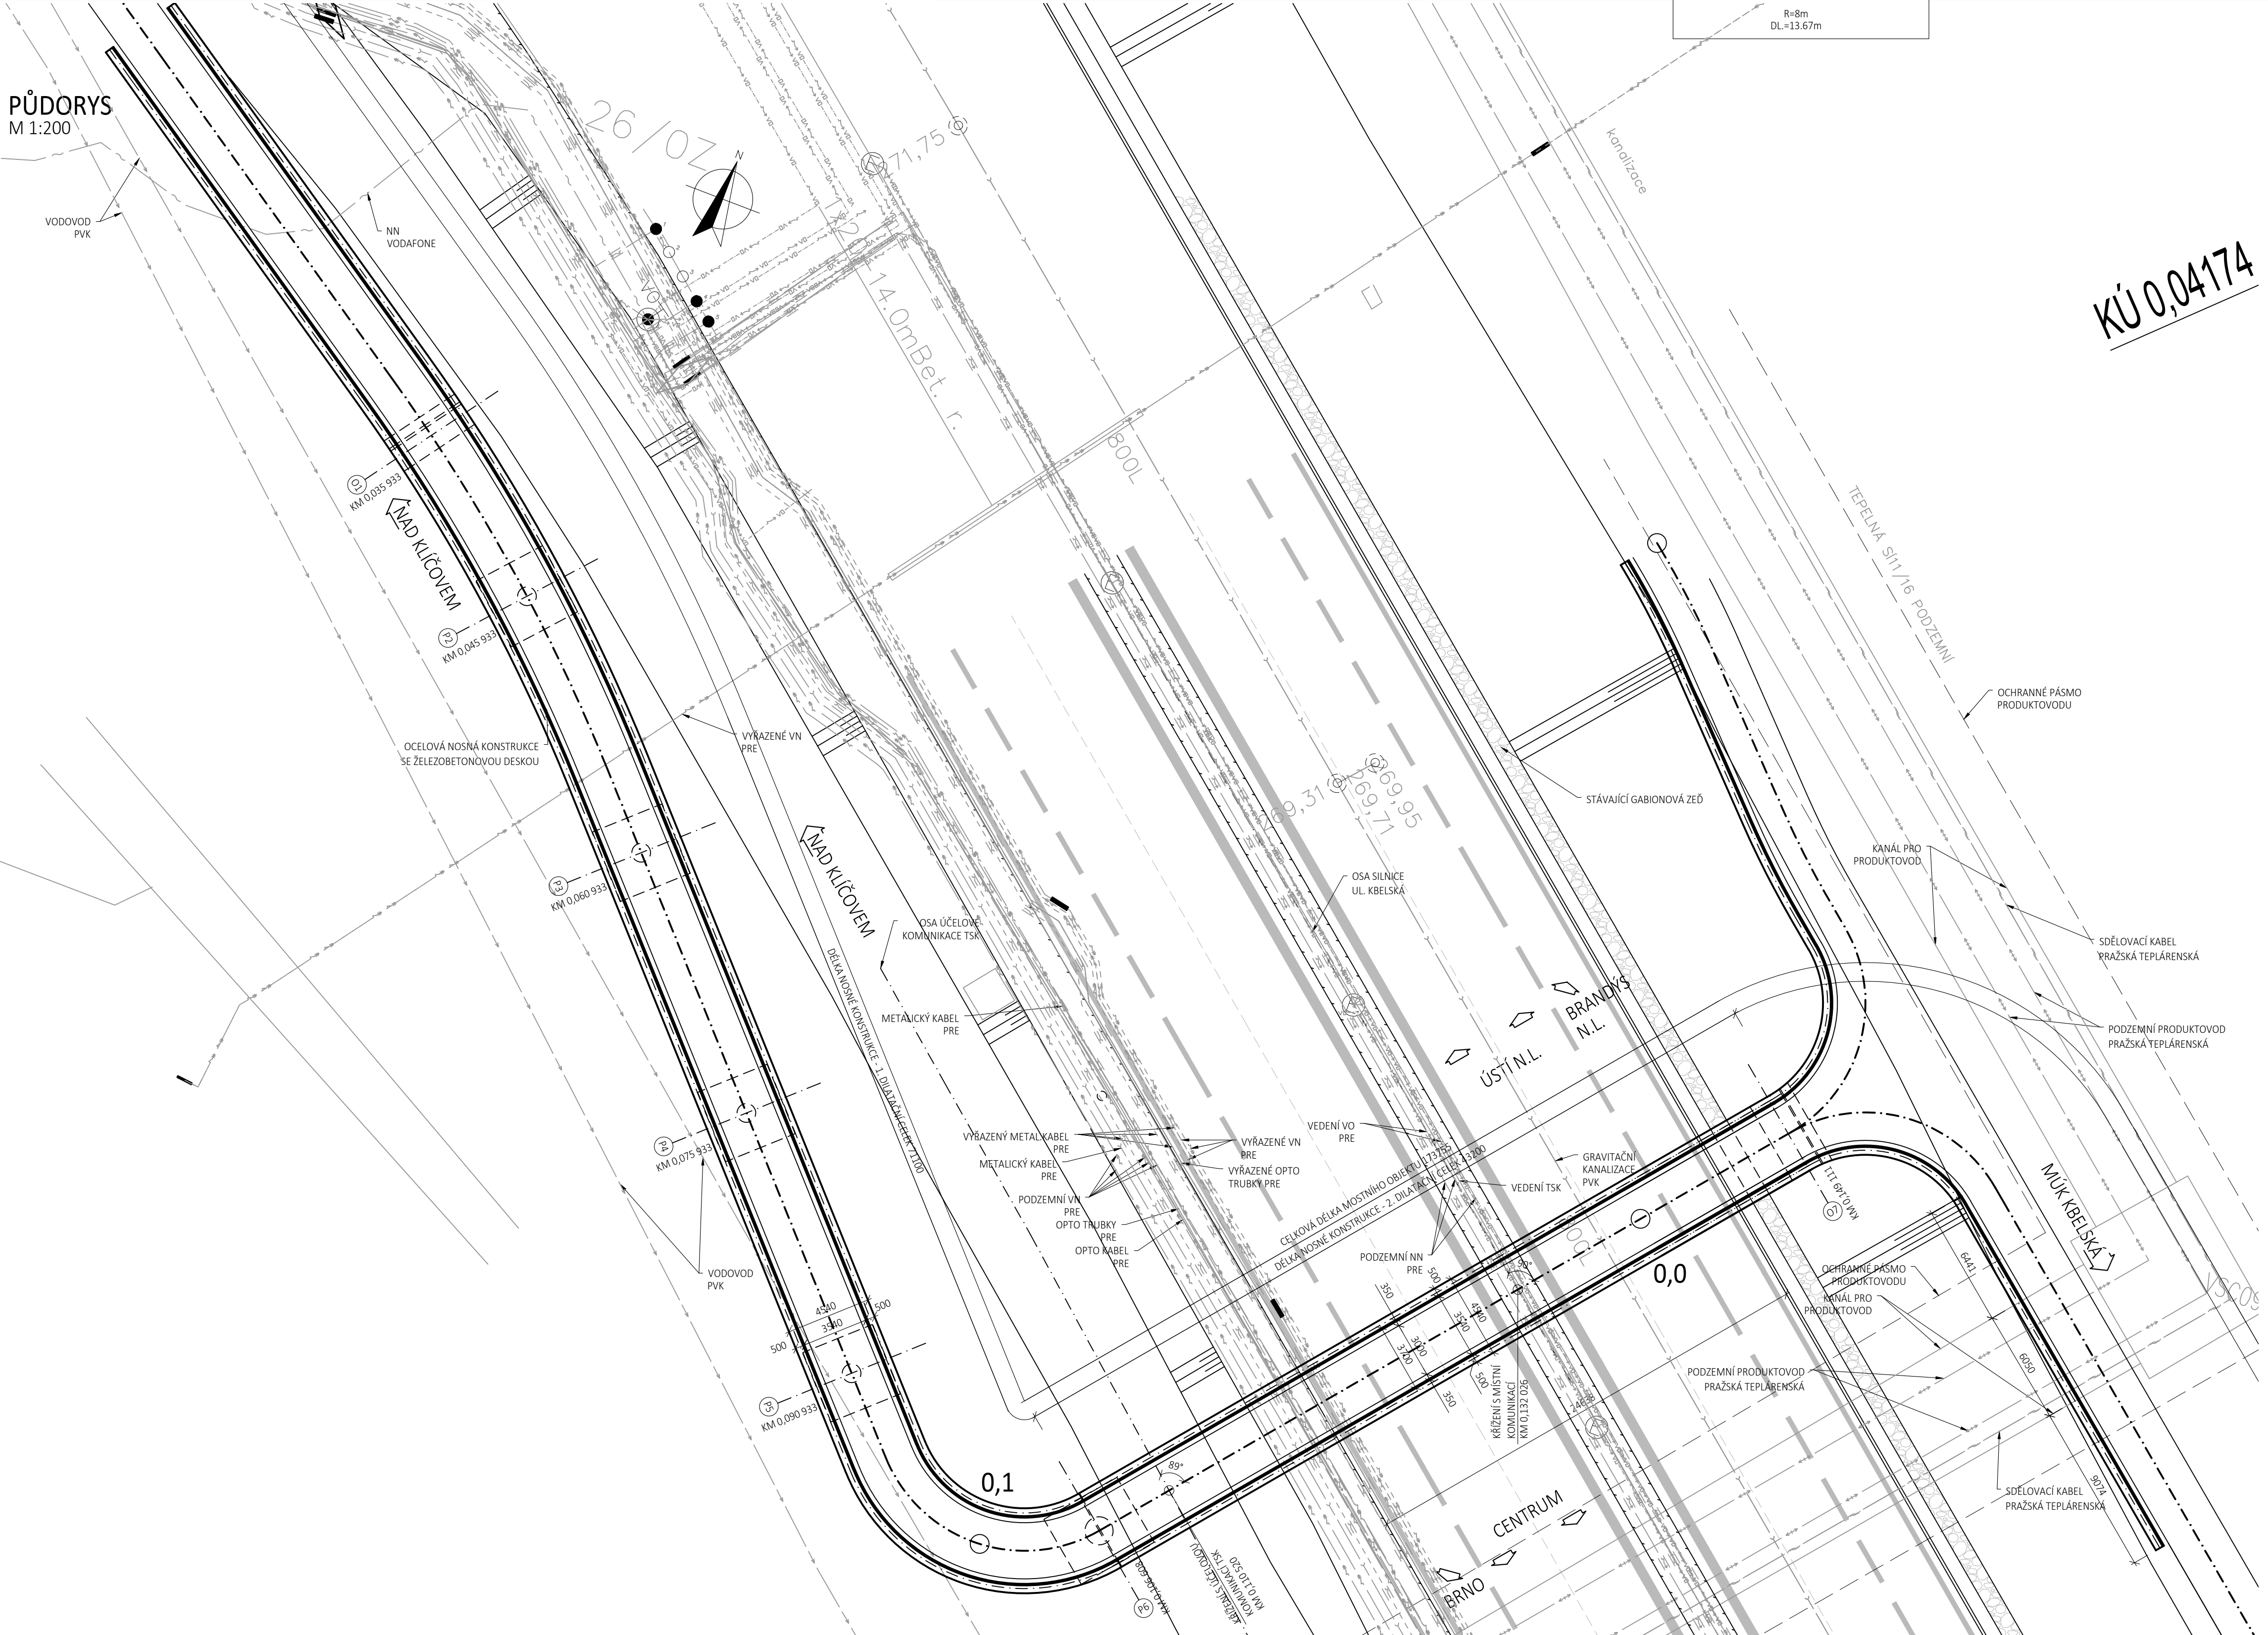


PŘÍČNÝ ŘEZ NK 1. DILATAČNÍHO CELKU

M 1:50

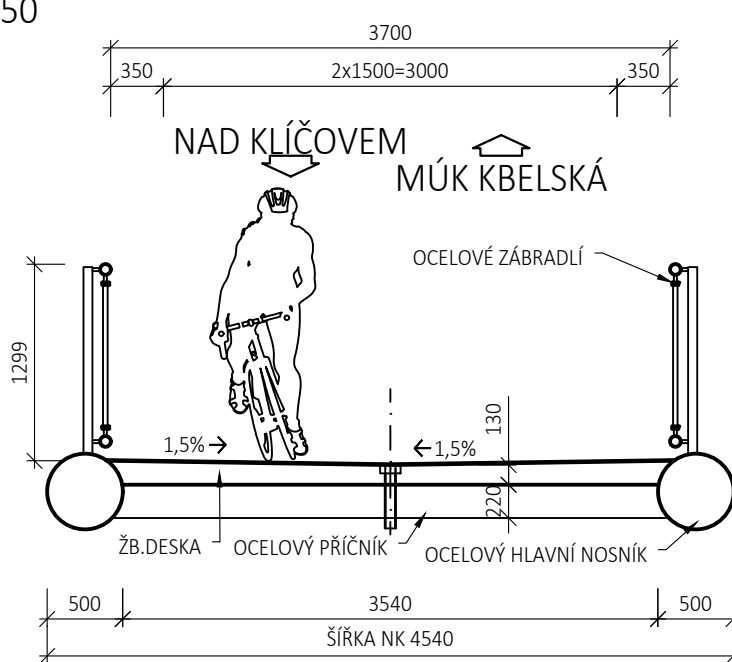

PŘÍČNÝ ŘEZ NK 2. DILATAČNÍHO CELKU

M 1:50

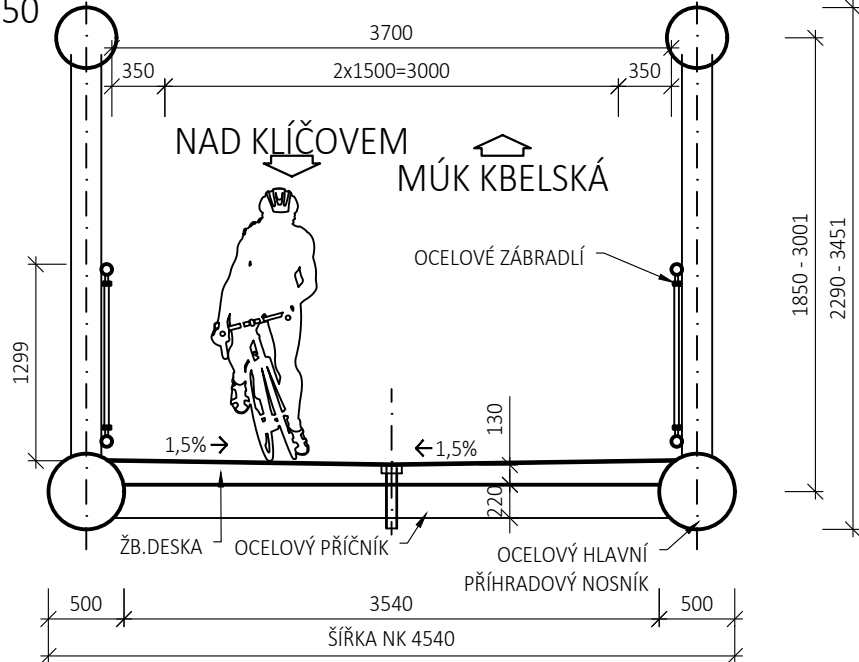

KÚ 0,04174

Soutřadnicový systém JTSK

Výškový systém BpV



projektová, průzkumná a konzultační společnost

PUDIS a.s., Podbabská 1014/20, 160 00 Praha 6
tel.: +420 267 004 111, www.pudis.cz, info@pudis.cz

Vypracoval: Ing. Dávid Kuczk	Hlavní inženýr projektu: Ing. Daniel Dudík	Investor: Praha 14 Bratři Vencelík 1073/8 198 00 Praha 14
Odpovědný projektant: Ing. Dávid Kuczk	Ředitel společnosti: Ing. Martin Höfler	
Číslo zakázky: D-17-041	Datum: 07/2020	

Akce: Severovýchodní pražská cyklomagistrála – Etapa 6	Měřítko: 1:50, 1:200	Formát: 10x A4
	Stupeň: DÚR	Souprava: D.2.2.
Příloha: SO 202 Lávka přes ul. Kbelská		